


# istn. TO

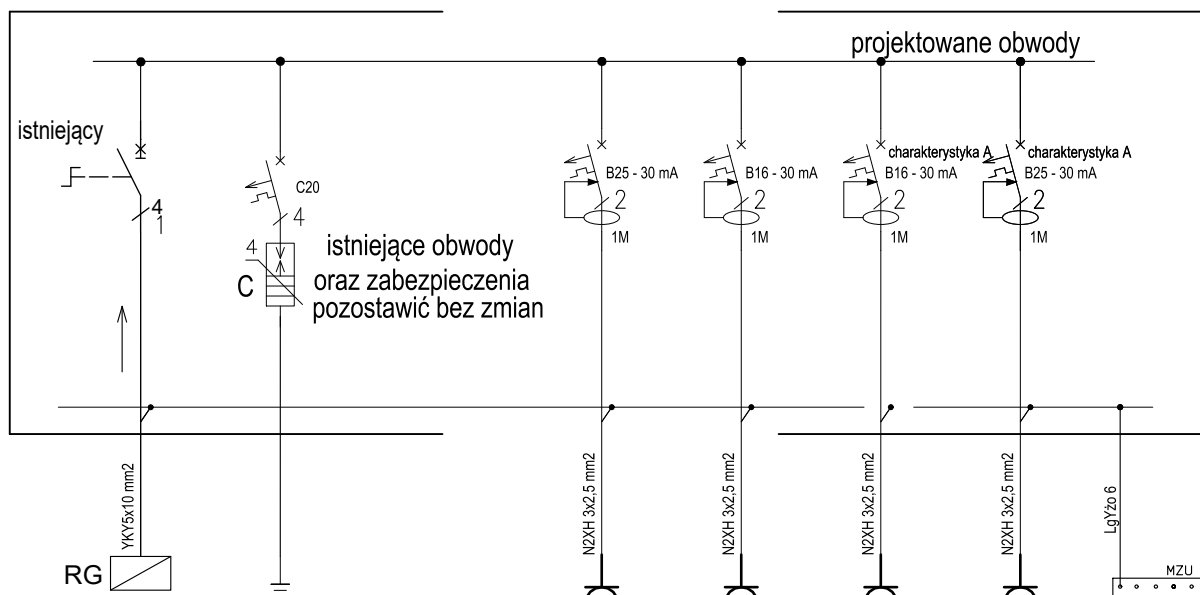

Oznaczenia aparatów	Q1	F1
Oznaczenia obwodu		
Opis	Zasilanie z rozdzielni głównej RG pozostawić bez zmian	Ochronnik przepięć pozostawić bez zmian
Moc [kW]	12,5	4

F2	F2	F2	F8	
RGP/1	RGP/1	RGP/1	RP-2/7	GZU
podgrzewacz OP-5C 1.08 sanitariaty	podgrzewacz OW-E10 1.09 przedsionek	podgrzewacz OW-E10 1.06 przedsionek	podgrzewacz OP-5C 1.11 sanitariaty	połączenia wyrównawcze
5,5	2	2	5,5	

ZAKŁAD USŁUG ELEKTRYCZNYCH "ELEKTROINSTAL"

**ELEKTROINSTAL**

14-260 Lunawa ul. Kopernika 40 NIP 7441148830 tel 509611726

## PROJEKT BUDOWLANY

### PROJEKT ELEKTRYCZNY

Remont i przebudowa (modernizacja) w budynku CEiK w Olsztynie przy ul. Parkowej 1 w Olsztynie  
ETAP II  
dz. nr 32, obr. 27 i dz. nr 2/4 obr. 4, m. Olsztyn  
Tom II

Inwestor:

CEiK w Olsztynie  
ul. Parkowa 1, 10-233 Olsztyn

Proj.: mgr inż. Jarosław Pankowski WAM/0014/PWOE/10

Spr.: mgr inż. Zbigniew Elminowski WAM/0067/PWOE/11

Schemat rozdzielni TO

Listopad 2019 r.

Skala 1:50

E09